


PROJEKT ZAGOSPODAROWANIA TERENU przyłącza wod - kan

SKALA 1:100

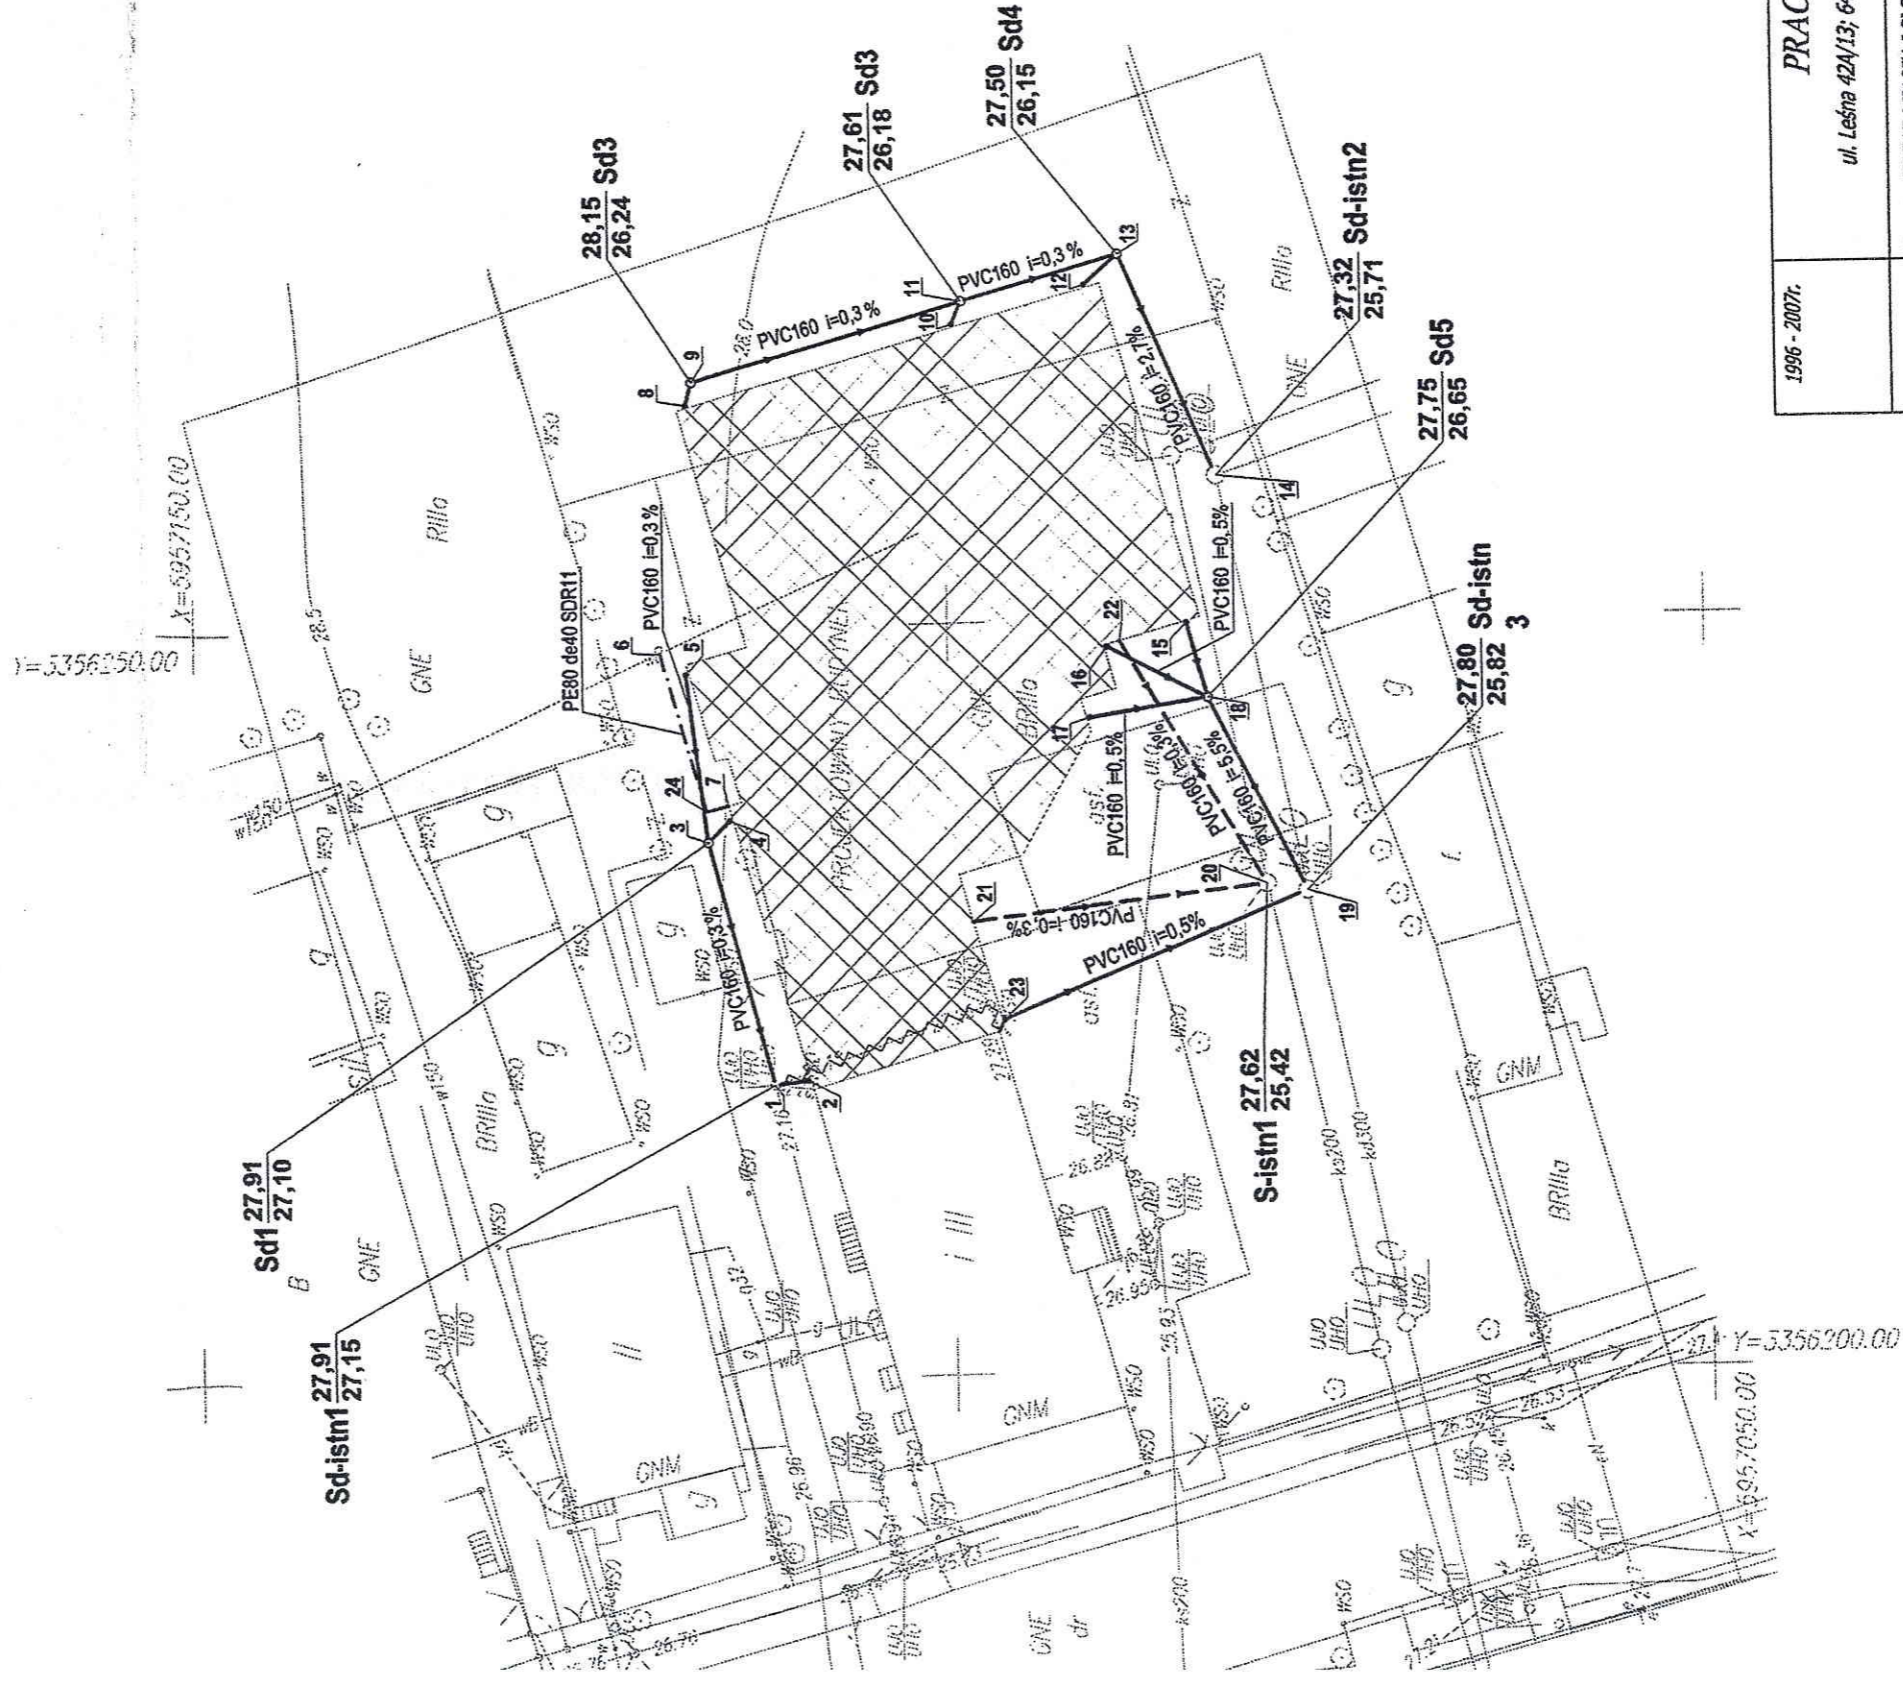

Za zgodność zoryginalem
 30.10.2007.
 data podpis

LEGENDA:

- przyłącza wodociągowe
- przyłącza kanalizacji sanitarnej
- przyłącza kanalizacji deszczowej

1996 - 2007r.	PRACOWNIA PROJEKTOWA A-Z ul. Leśna 42A/13; 64-965 Okonek; tel./fax (067) 266-91-18; kom. 0665-822-619	
Pracownia A-Z	Investor: URZĄD MIASTA I GMINY W PYRZYCACH	Nr rys. 1
Data oprac. 11.2007r.	Obiekt: Rozbudowa szkoły podstawowej w Żabowie o część dydaktyczną, salę sportową i świetlicę wiejską. Treść rys.: PROJEKT ZAGOSPODAROWANIA TERENU	Skala 1:1
Projektował: Roman Popielarski upr. Nr 123/75 UAM/17210/325/06	Projektował/Opracował: inż. Andrzej Zawistowski	Brak skłama
Sprawił: Ryszard Zieliński upr. Nr 25/pw/98	Opracował: Kamil Balcewicz	